

SCHÉMA VNITŘNÍCH ROZVODŮ VODY


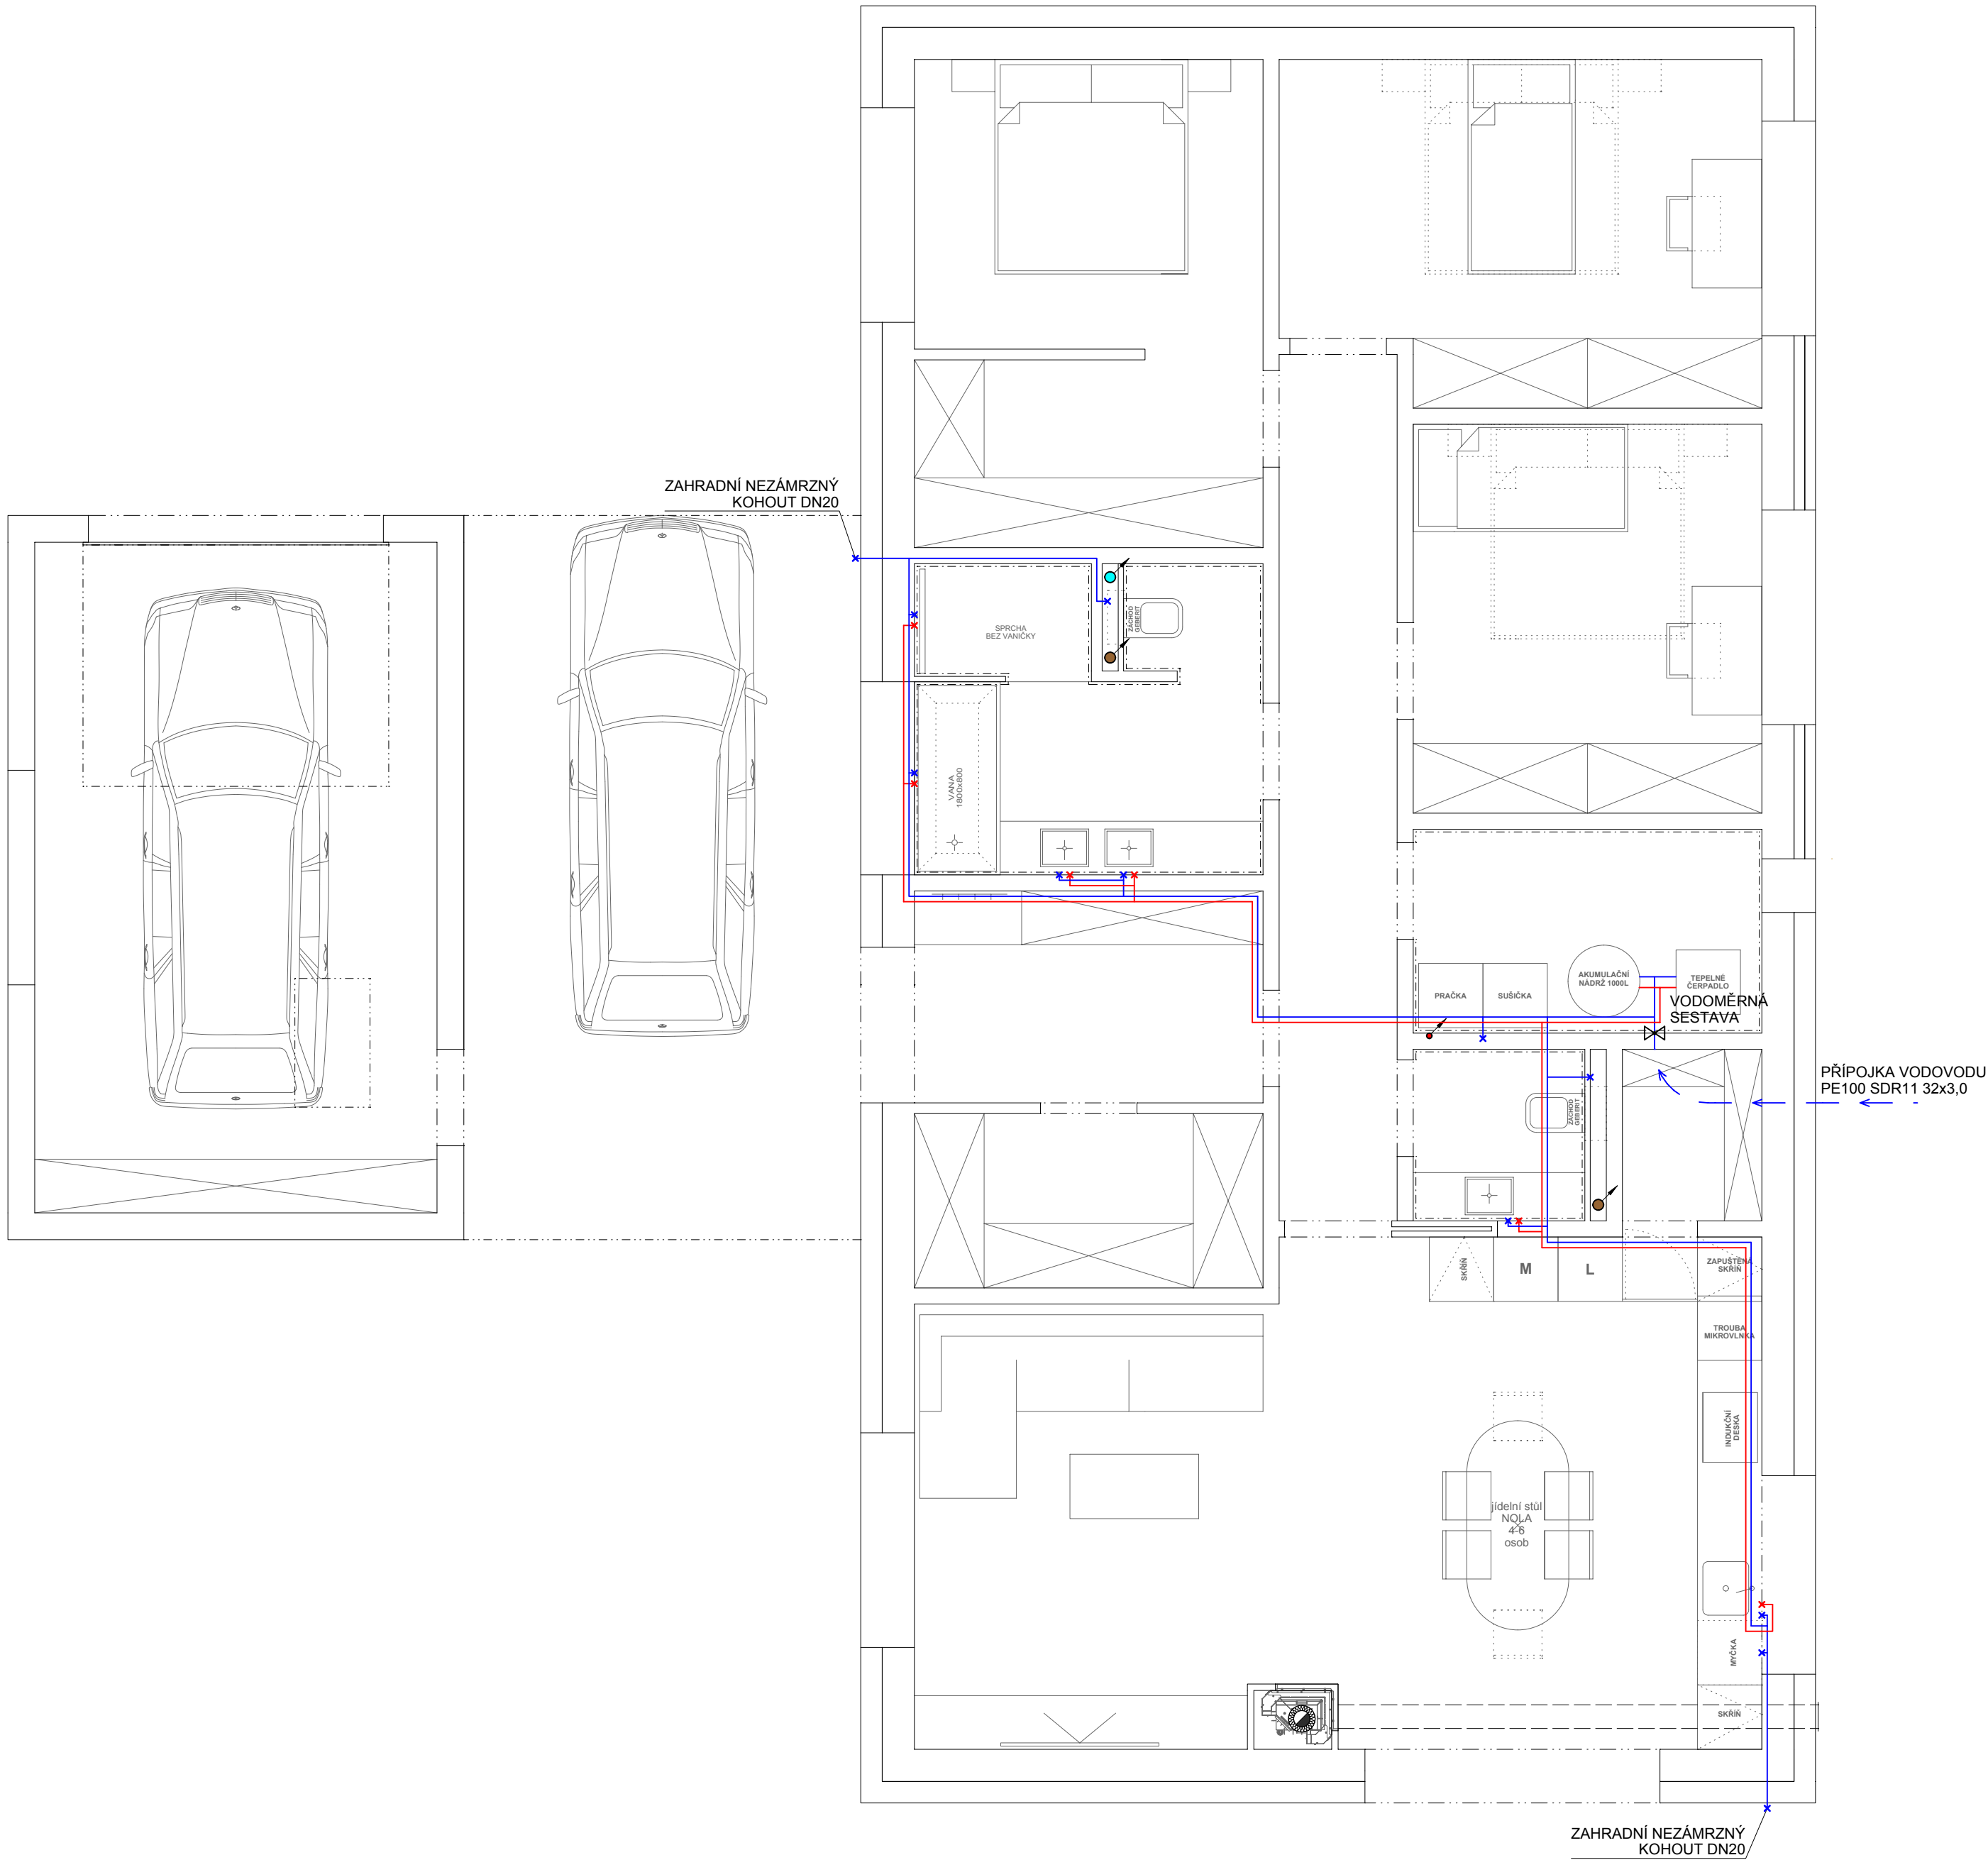


SCHÉMA VNITŘNÍCH ROZVODŮ KANALIZACE

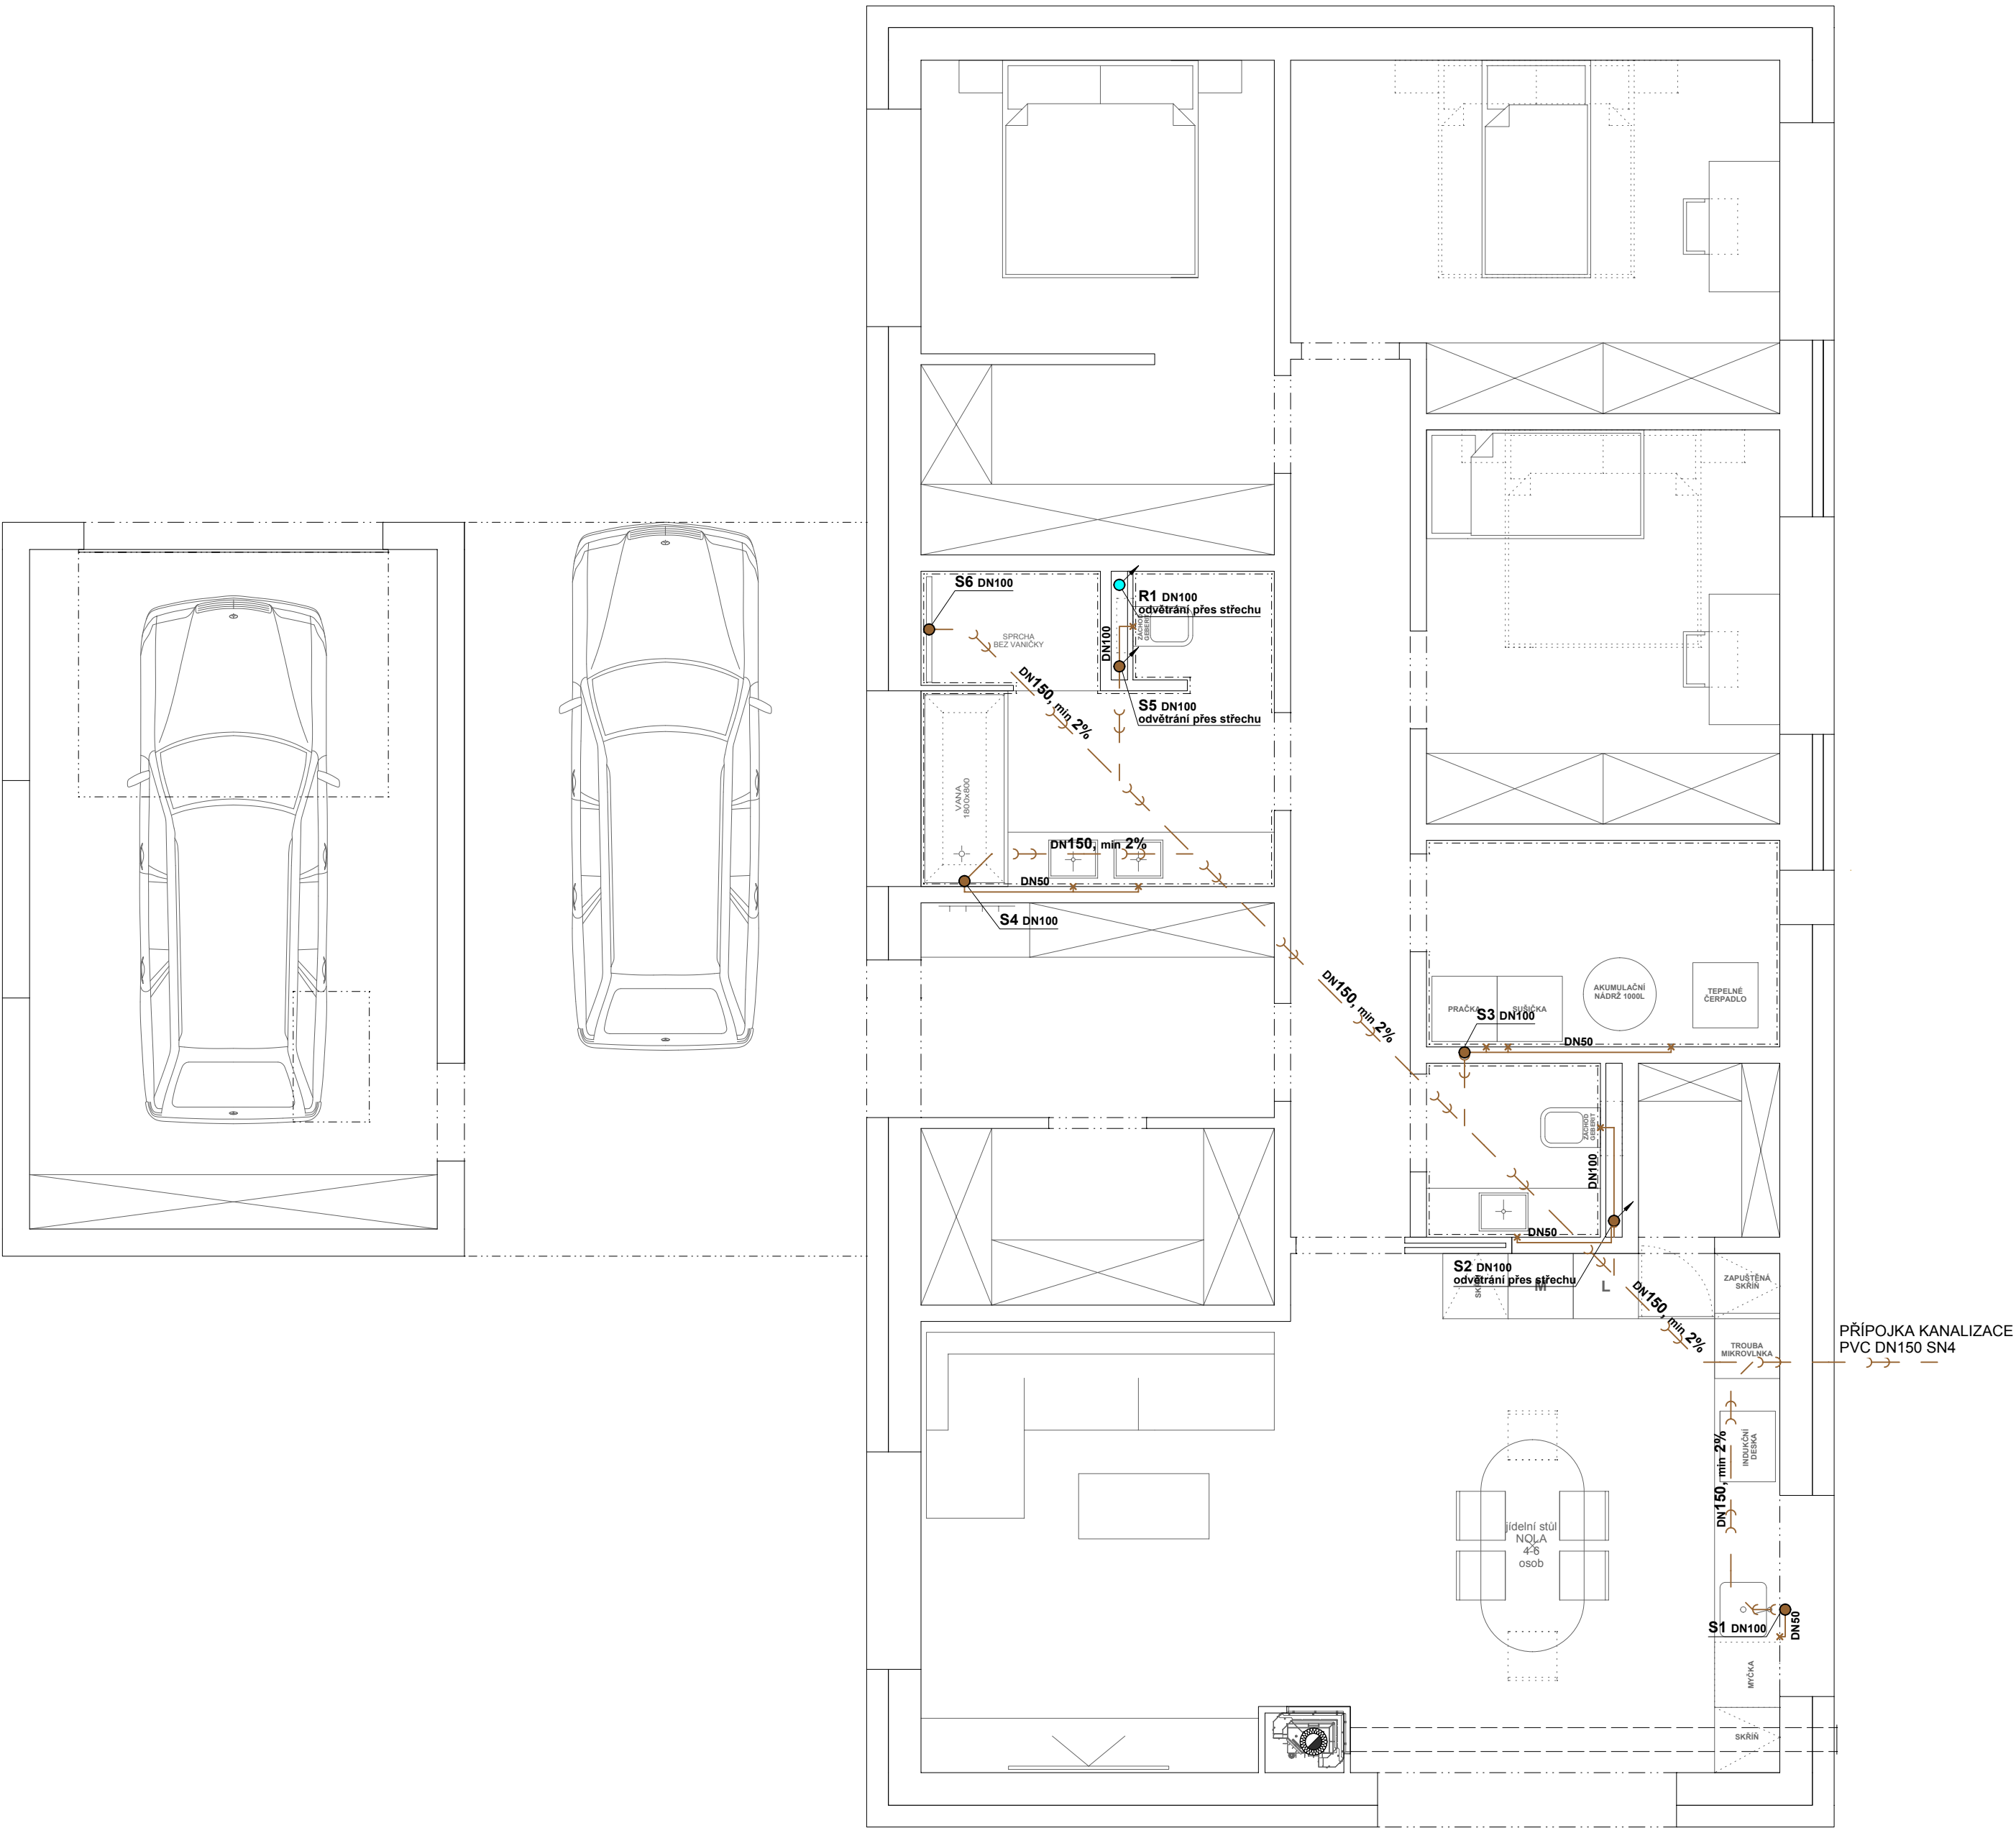

LEGENDA HMOT:

- PŮDORYS 1.NP
- KANALIZACE LEŽATÁ - PVC DN150 SN4
- KANALIZACE ROZVODY VE ZDI / V PODLAŽE - PVC DN150 SN4
- WC, VANA, SPRCHA - DN 100, UMYVADLA, DŘEZ, PRAČKA, SUŠIČKA - DN50
- VODOVODNÍ PŘÍPOJKA - PE100 SDR11 32x3.0
- STUDENÁ VODA, potrubí PPR25
- TEPLÁ VODA, potrubí PPR25

POZNÁMKY:

- Přesný návrh a montáž vnitřních rozvodů vodovodu a kanalizace provede specializovaná firma.

PŘI NESROVNALOSTECH MEZI STAVEM NA STAVBĚ A PROJEKTOVOU DOKUMENTACÍ JE NUTNÉ NEPRODLENĚ KONTAKTOVAT PROJEKTANTA.

POZNÁMKA:
- Toto je projekt pro stavební povolení, provedení prováděcí dokumentace si nechá zpracovat stavebník nebo realizační firma.
- Jistějte občany: vyvážení konečné situace je nutné konzultovat s projektantem.
- Projekt je chráněn dle zákona č. 121/200 Sb., o právu autorském, o právech souvisejících s právem autorským.

±0,000 1.NP = 577,00 m n.m. PARÉ 1 2 3 4 5 6 7 8 9 10

ZPRACOVATEL DOKUMENTACE: Jiří Čejpek Horní 688, 588 22 Luka nad Jihlavou IČ 03800113 +420 602 417 880	ZODPOVĚDNÝ PROJEKTANT: Ing. Jaroslav Dvořák Údolí 843, 580 01 Havlíčkův Brod ČKAIT - 0700932 IČ 62699491
--	---

DATUM:	04/2025	ČÍSLO ZAKÁZKY:	04-2025
INVESTOR:	4K Home Invest s.r.o., Ulidická 700/19, Veverí, 60200 Brno		
STUPEŇ DOKUMENTACE:	PROJEKT PRO POVOLENÍ STAVBY		

NÁZEV AKCE:

NOVOSTAVBA RODINNÉHO DOMU NA P. Č. 1584/1 V K. Ú. SMRČNÁ NA MORAVĚ
k. ú. Smrčná na Moravě, p. č. 1584/1; 1551/1; 1584/3

ČÁST: D.1. DOKUMENTACE STAVEBNÍHO NEBO INŽENÝRSKÉHO OBJEKTU | D.1.4. TECHNICKÁ PROSTŘEDÍ STAVBY

VÝKRES: SCHÉMA VNITŘNÍHO VODOVODU A KANALIZACE

FORMÁT: 1050 x 420 | MĚŘÍTKO: 1:50 | ČÍSLO PŘÍLOHY: D.1.4.2.